

1633/7


1633/6

1646/4

2149

1629/1

1628

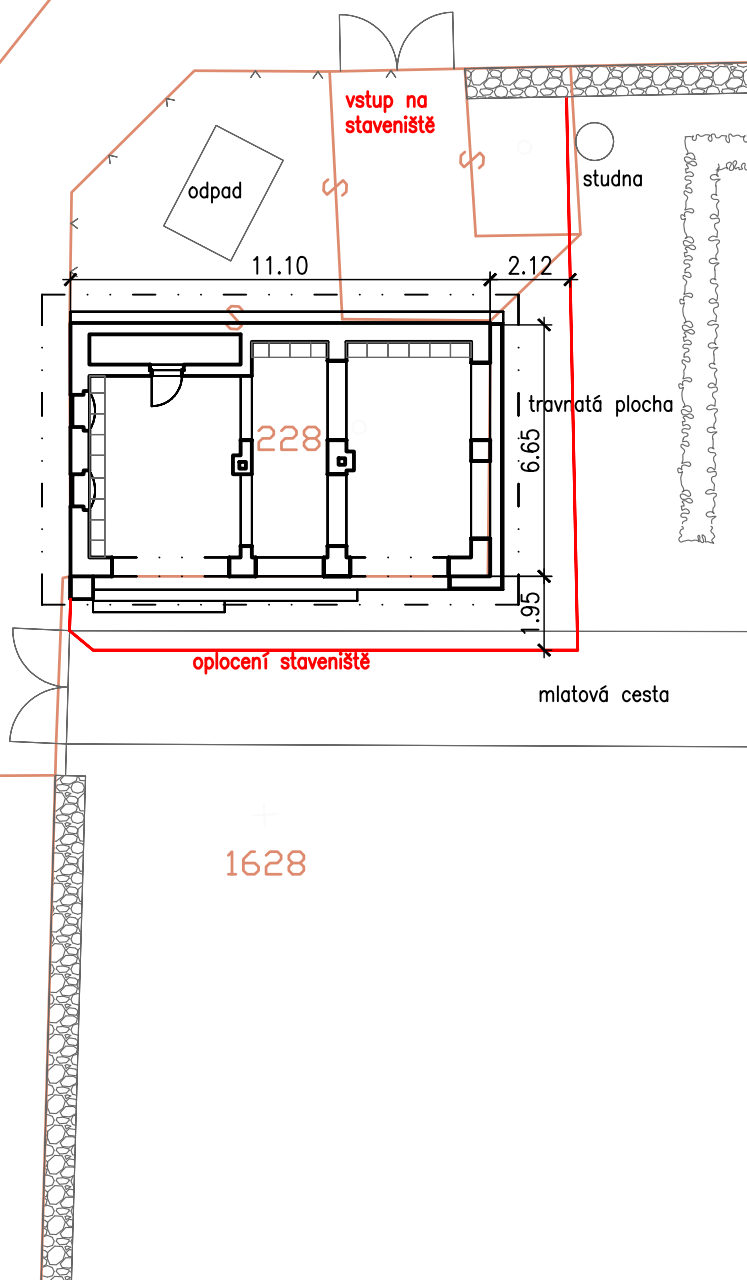

Zodpovědný projektant:	Projektant:	Kreslil:	 rchitektonická KANCELÁŘ Ing.Arch. Václav Zůna Nemocniční 1897/49, 352 01 Aš
Ing. Arch. Václav Zůna	Ing. Arch. Václav Zůna	R. Křístek	
Okres:	Obec:	SÚ:	
Cheb	Dolní Žandov	Cheb	
Investor:	Obec Dolní Žandov, Dolní Žandov č.p.36		
Akce:	Stavební úpravy hřbitovního objektu č.p.229 Dolní Žandov		Formát: A4
Výkres	Situace koordinační		Datum: 03/2022
			Měřítko: 1:200
			Stupeň: DOS
			č. zak.:
			Číslo výkresu: C3